


Projekt został opracowany w formie elektronicznej na mapie zgodnej z mapą do celów projektowych, włączoną do powiatowego zasobu geodezyjnego i kartograficznego w Żyrardowie, zarejestrowaną pod nr. z dn.
Potwierdzam zgodność z oryginałem mapy przyjętej do zasobu.

Podpis projektanta

LEGENDA:

- graniczka działki ewidencyjnej, obszar oddziaływania inwestycji
- nr działki ewidencyjnej
- proj. kanał sanitarny
- istn. kanał sanitarny
- proj. przyłącza kan. sanit.

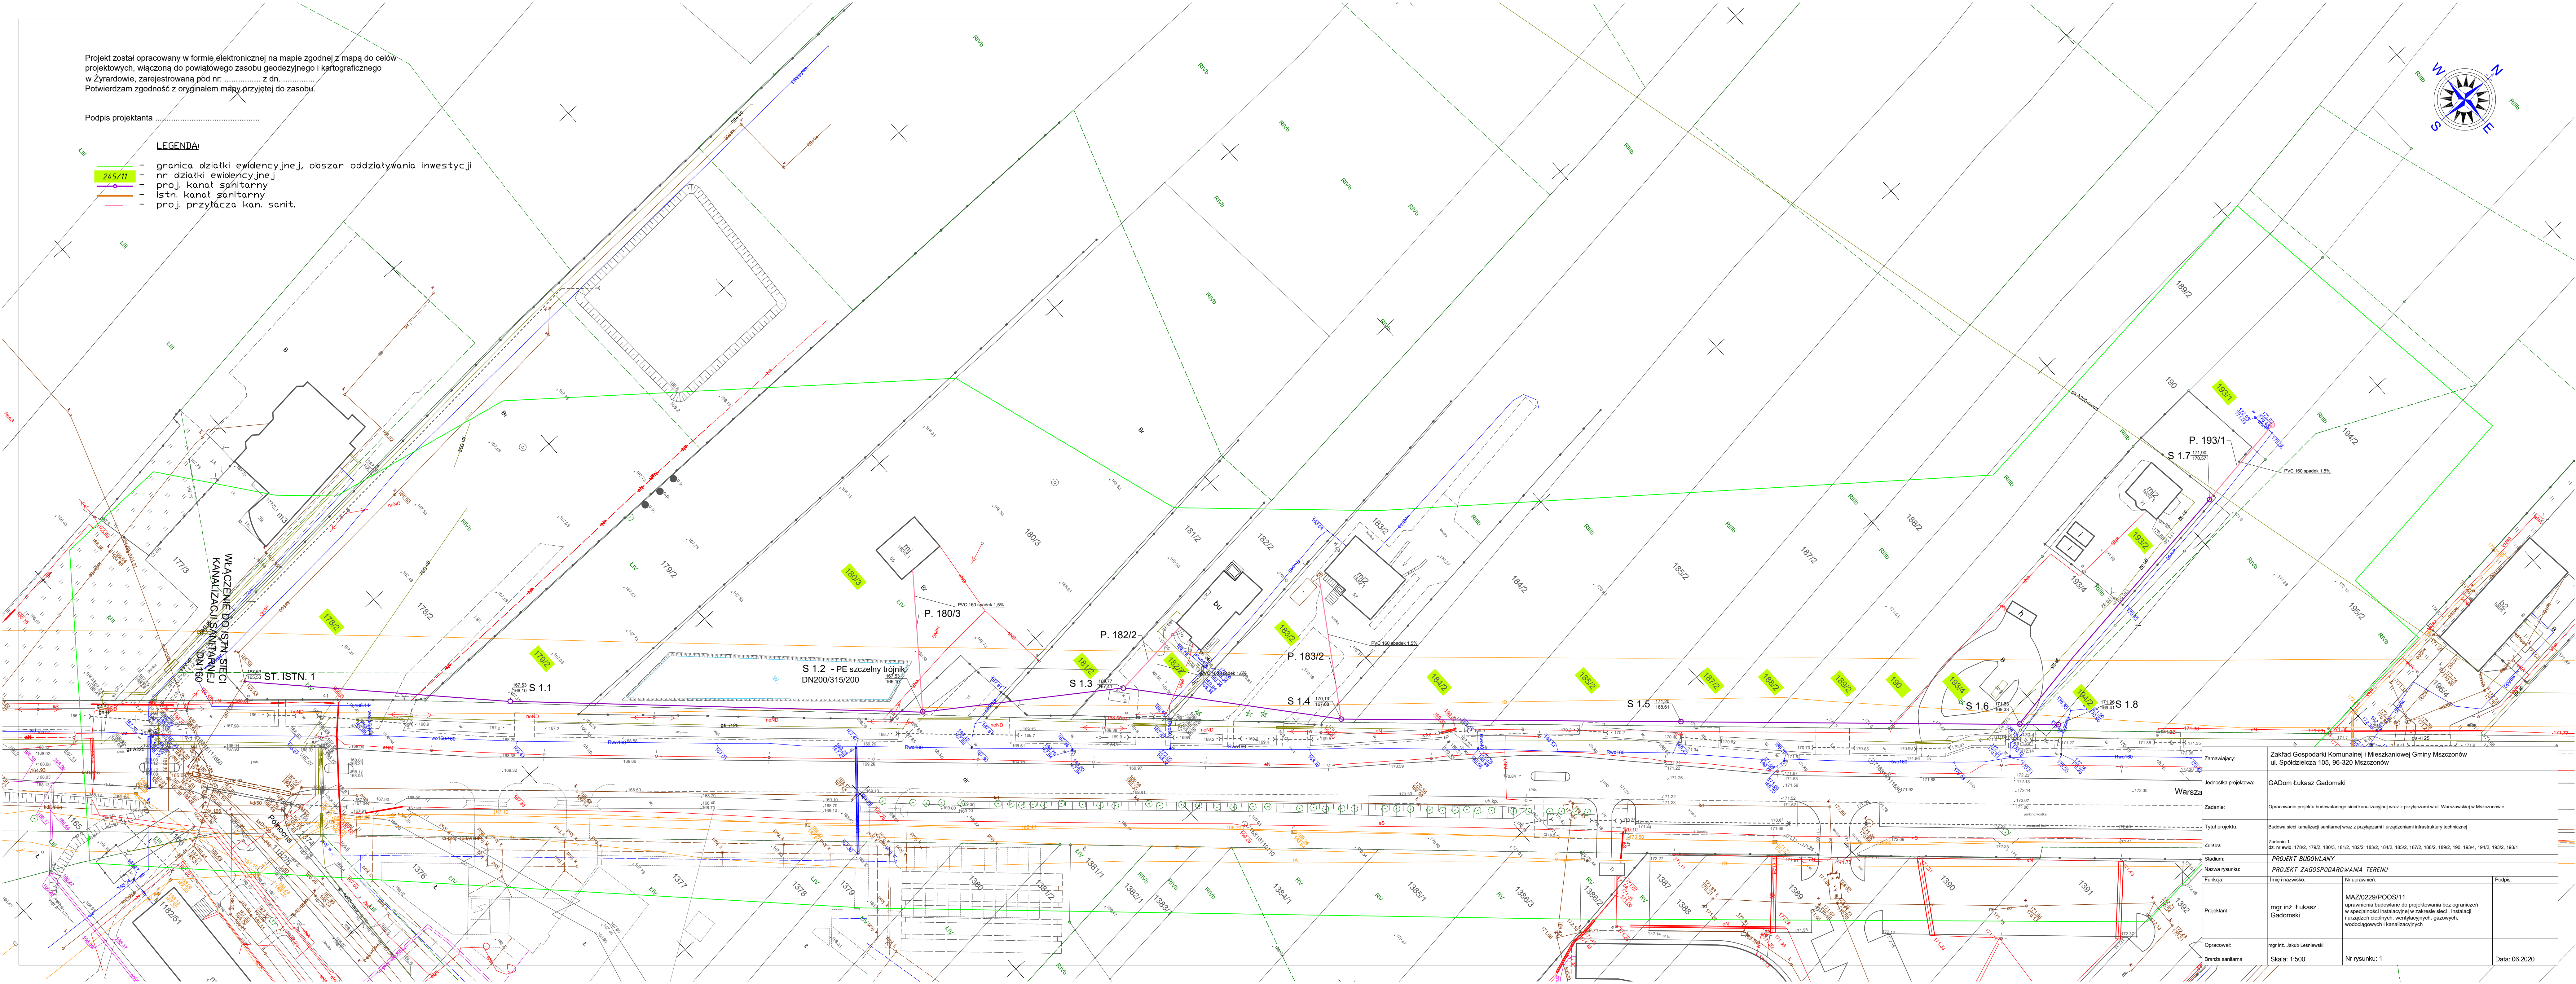

Zamawiający:	Zakład Gospodarki Komunalnej i Mieszkaniowej Gminy Mszczonów ul. Spółdzielcza 105, 96-320 Mszczonów		
Jednostka projektowa:	GADOM Łukasz Gadowski		
Zadanie:	Opracowanie projektu budowlanego sieci kanalizacyjnej wraz z przyłączami w ul. Warszawskiej w Mszczonowie		
Tytuł projektu:	Budowa sieci kanalizacji sanitarnej wraz z przyłączami i urządzeniami infrastruktury technicznej		
Zakres:	Zadanie 1 42. nr ewid. 178/2, 179/2, 180/3, 181/2, 182/2, 183/2, 184/2, 185/2, 187/2, 188/2, 189/2, 190/3, 191/4, 192/2, 193/1		
Nazwa rysunku:	PROJEKT BUDOWLANY PROJEKT ZAGOSPODAROWANIA TERENU		
Funkcja:	Imię i nazwisko:	Nr uprawnień:	Podpis:
Projektant:	mgr inż. Łukasz Gadowski	MAZ/0229/POOS/11 uprawnienia budowlane do projektowania bez ograniczeń w specjalności instalacyjnej w zakresie sieci, instalacji i urządzeń cieplnych, wentylacyjnych, gazowych, wodociągowych i kanalizacyjnych	
Opracował:	mgr inż. Jakub Lesniewski		
Brzoza sanitarna	Skala: 1:500	Nr rysunku: 1	Data: 06.2020