

- Legenda
- Projektowany wodociąg
 - Granica działek
 - Z Zasuwa z miękkim uszczelnieniem
 - Hp Hydrant podziemny
 - S.W Studnia wodomierzowa
 - Zp Zasuwa dn 50mm na przyłączu

MAPA DO CELÓW PROJEKTOWYCH

Skala 1 : 1000

Arkusze mapy zasadniczej: 272.442.041, 272.442.042, 272.442.044, 272.442.092, 272.442.094, 272.442.243, 272.442.244

Województwo mazowieckie
Powiat żyrardowski
Jednostka ewid. 143802_5 - Mszczonów
Obręb 0016 - Dwórzno, 0060 - Zimna Woda

Nie wyklucza się istnienia w terenie urządzeń podziemnych dla których brak informacji branżowych i nie zostały odnotowane w terenie w czasie inwenturyzacji geodezyjnej.

Data wykonania mapy 12.03.2016r.

Układ współrzędnych prostokątnych płaskich: 1965/II
Układ wysokości: Kronstadt 60

Nr zamówienia: 7769/2015
Nr zgłoszenia: GG.6640.2453.2015

Mapa niniejsza została wykonana bez ustalenia obciążeń służebnościami gruntowymi ujawnionymi w księgach wieczystych.

GEOMAT
Usługi Geodezyjne
mgr inż. Łukasz Gadomski
ul. Wilejskiej 12
08-315 Wilejska
NIP: 698-107-72-28 tel. 148790434
Tel: 503-093-398

GEODETA UPRAWNIENY
mgr inż. Łukasz Gadomski
uprawnienia zawodowe: 19991
08-315 Wilejska Plac Wolności 3
tel. 503-093-398


STAROSTWO POWIATOWE W ŻYRARDOWIE
ul. Limanowskiego 45, 96-300 Żyrardów

Powiadza się, że niniejszy dokument został opracowany w wyniku prac geodezyjnych i kartograficznych, których rezultaty zawiera opłat techniczny wpisany do ewidencji materiałów geodezyjnych i kartograficznych.

Identyfikator geodezyjny materiału zasobu: 014098.0016.504

Data wpisania materiału zasobu do ewidencji: 29 MAR 2016

mgr inż. Antoni Dzierżkowski
Inspektor ds. kontroli prac geodezyjnych i kartograficznych

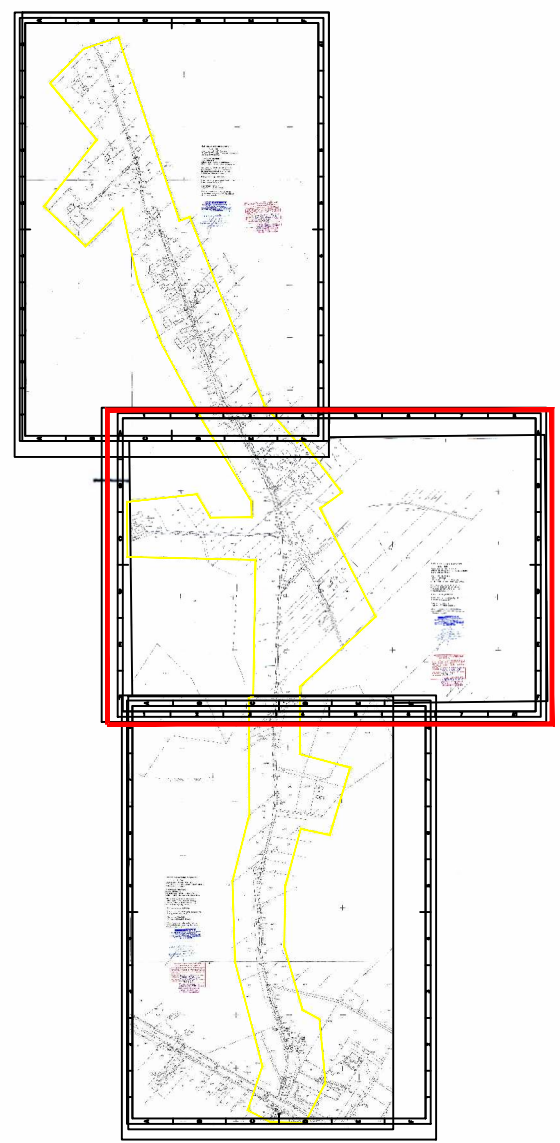

Nazwa Rysunku PLAN ZAGOSPODAROWANIA TERENU			
Inwestor ZAKŁAD GOSPODARKI KOMUNALNEJ W MSZCZONOWIE UL. SPÓŁDZIELCZA 105			
Branża SANITARNIA		Stadium PROJEKT	
Treść Opracowania BUDOWA SIECI WODOCIĄGOWEJ W M. DWÓRZNO GM. MSZCZONÓW			
Projektant mgr inż. LUKASZ GADOMSKI upr. nr MAZ/0229/POOS/11 lukasz.gadomski@gadom.pl tel. 696 069 806		Podpis  Data 12.05.2016	
Opracował inż. KATARZYNA BIENIAS-GADOMSKA biuro@gadom.pl		Podpis  Skala 1:1000 Nr rys. 1b	